

## LEGENDA:

ASFALTO EXISTENTE

CALÇAMENTO PROJETADO MEIO FIO

— — MUDANÇA DO CAMINHAMENTO

PONTOS DE DRENAGEM SENTIDO DE CAIMENTO DAS

ÁGUAS PLUVIAIS

Obs: A unidade de medida de todas as cotas do projeto é dada em Metros "M", as estacas estão divididas de 20,00 em 20,00 metros e as larguras estão de meio fio a meio fio.




PAVIMENTAÇÃO NO MUNICÍPIO DE PALMARES


Local: Engenho Bom Destino


Rua 01, Rua 02, Rua 03 e Rua 04


Planta de Locação e Perfil


DATA: Janeiro/2025 943501/2023 ESCALA: PRANCHA: P - 02/05

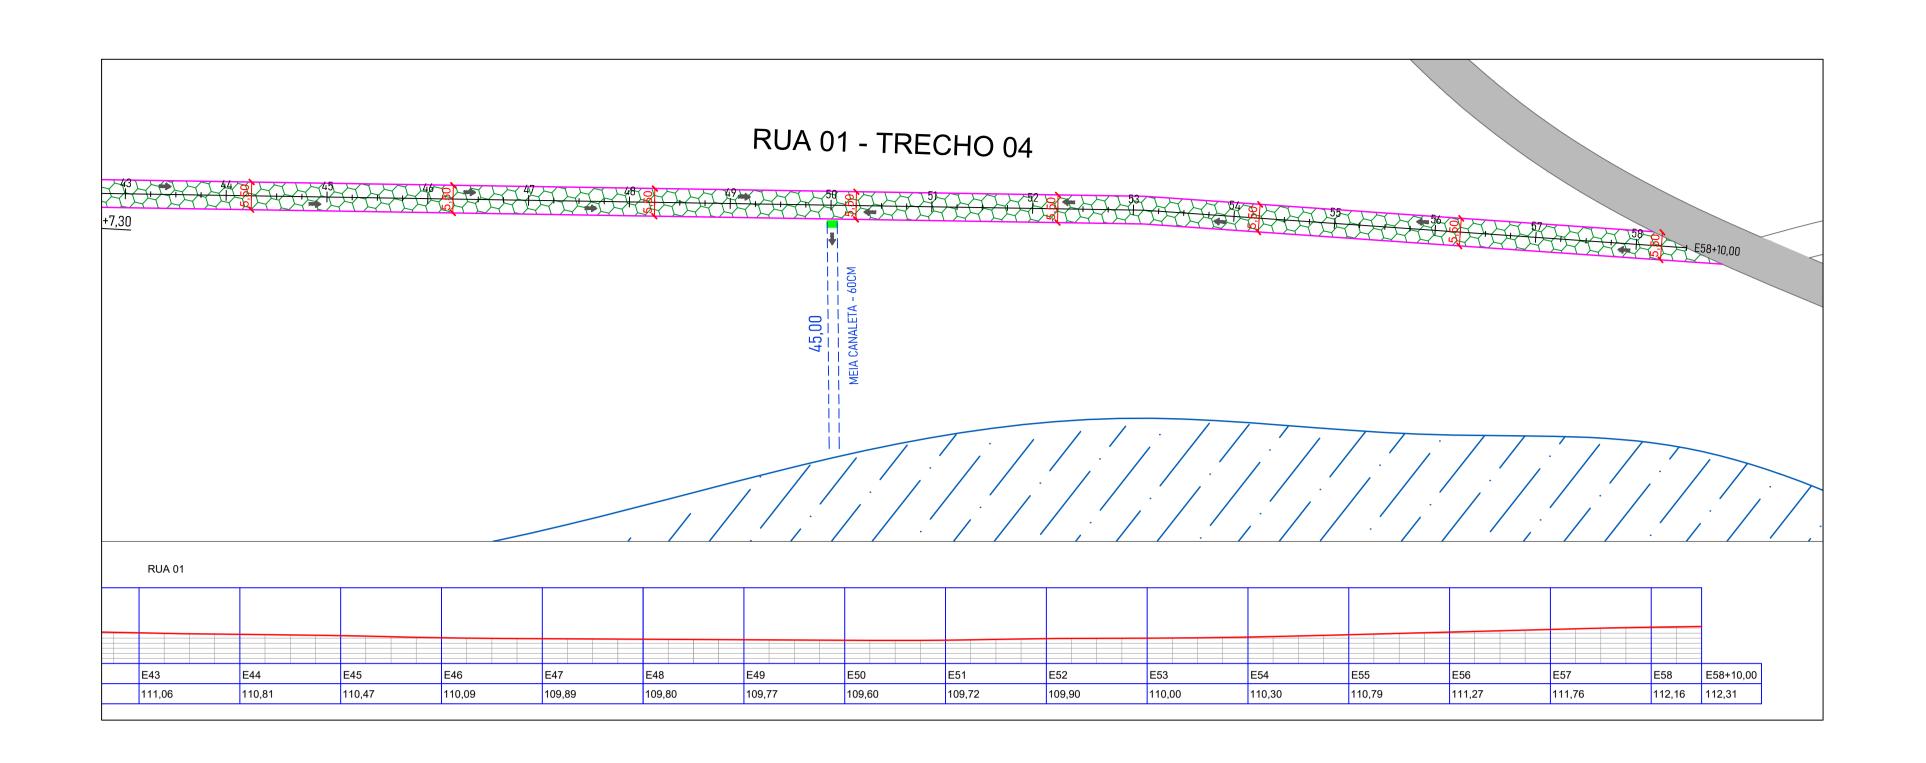

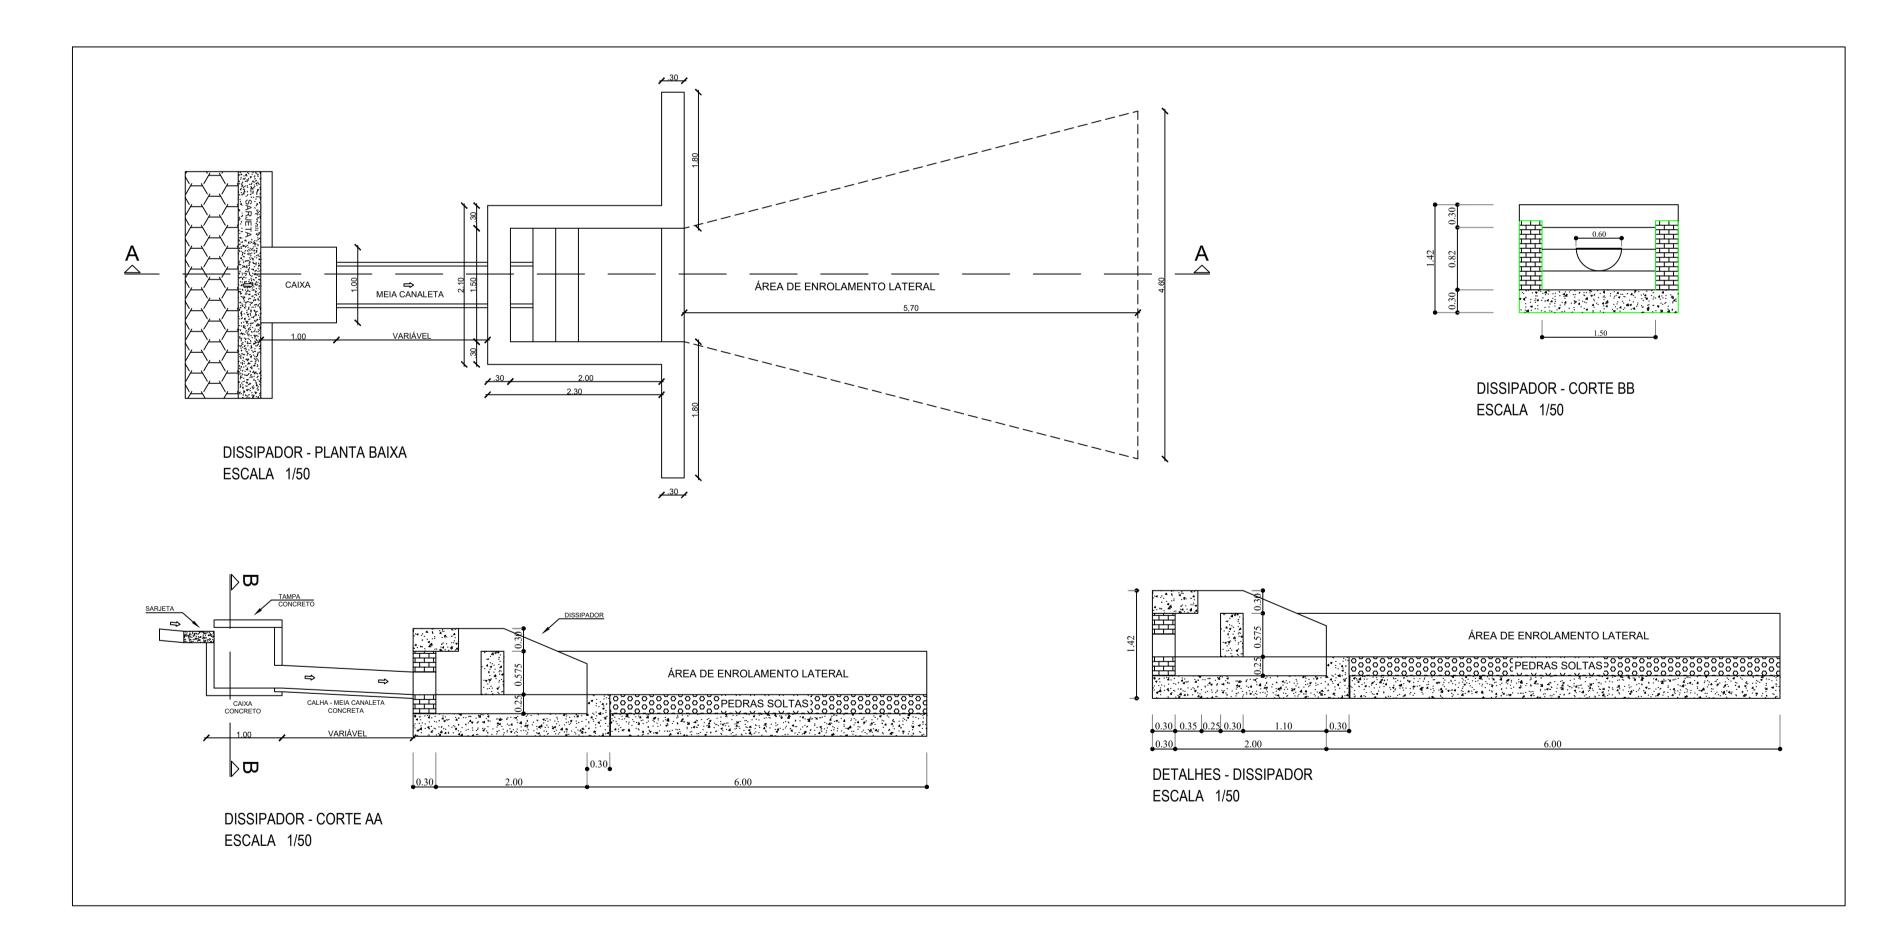


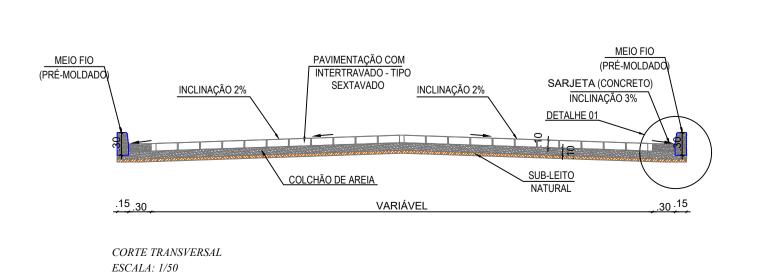

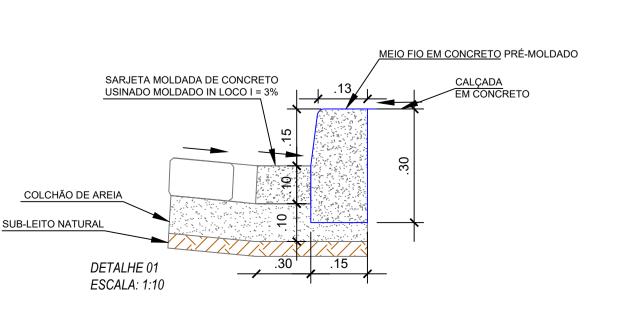

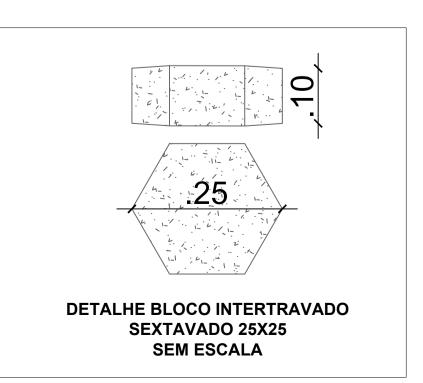

## LEGENDA:

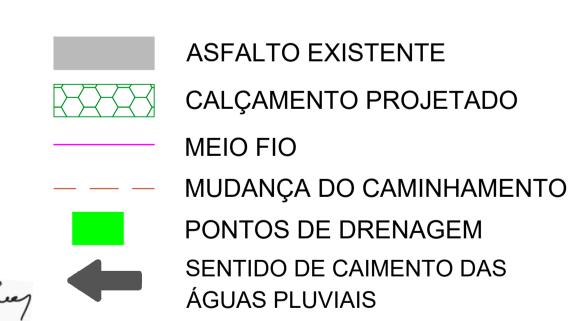

Obs: A unidade de medida de todas as cotas do projeto é dada em Metros "M", as estacas estão divididas de 20,00 em 20,00 metros e as larguras estão de meio fio a meio fio.





Rua 01, Rua 02, Rua 03 e Rua 04


Planta de Locação e Perfil
Dissipador: Planta Baixa, Cortes e Detalhes


DATA:
Janeiro/2025

PRANCHA: P - 03/05

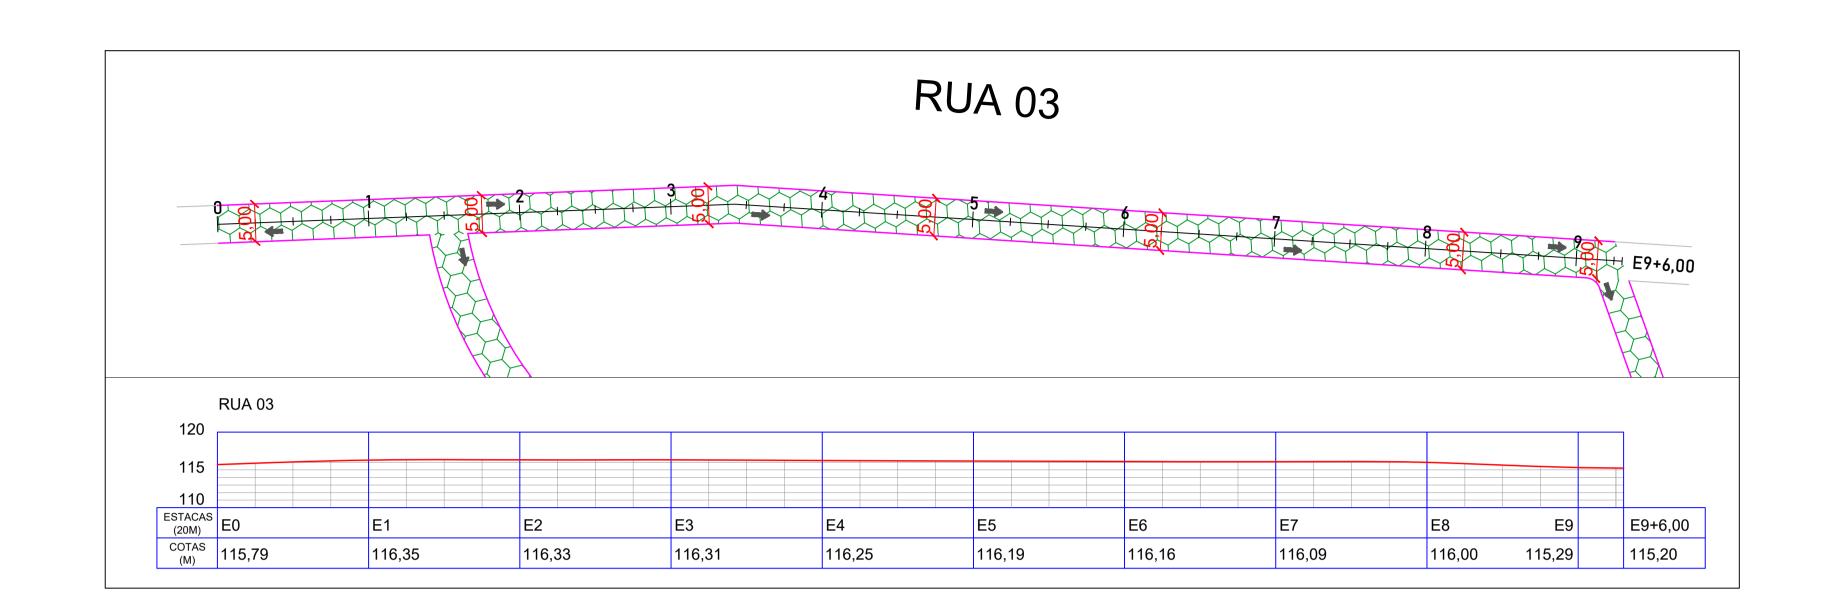


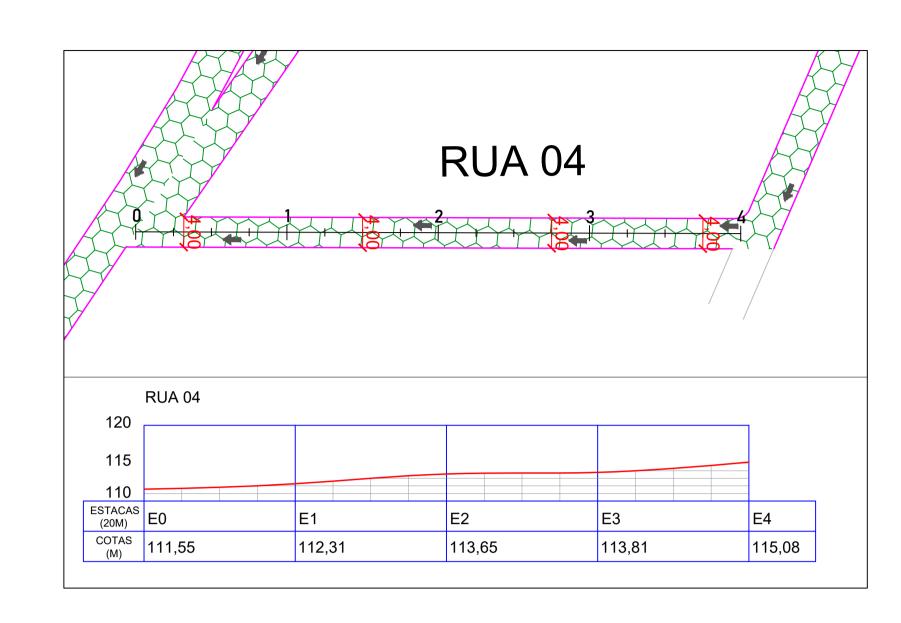


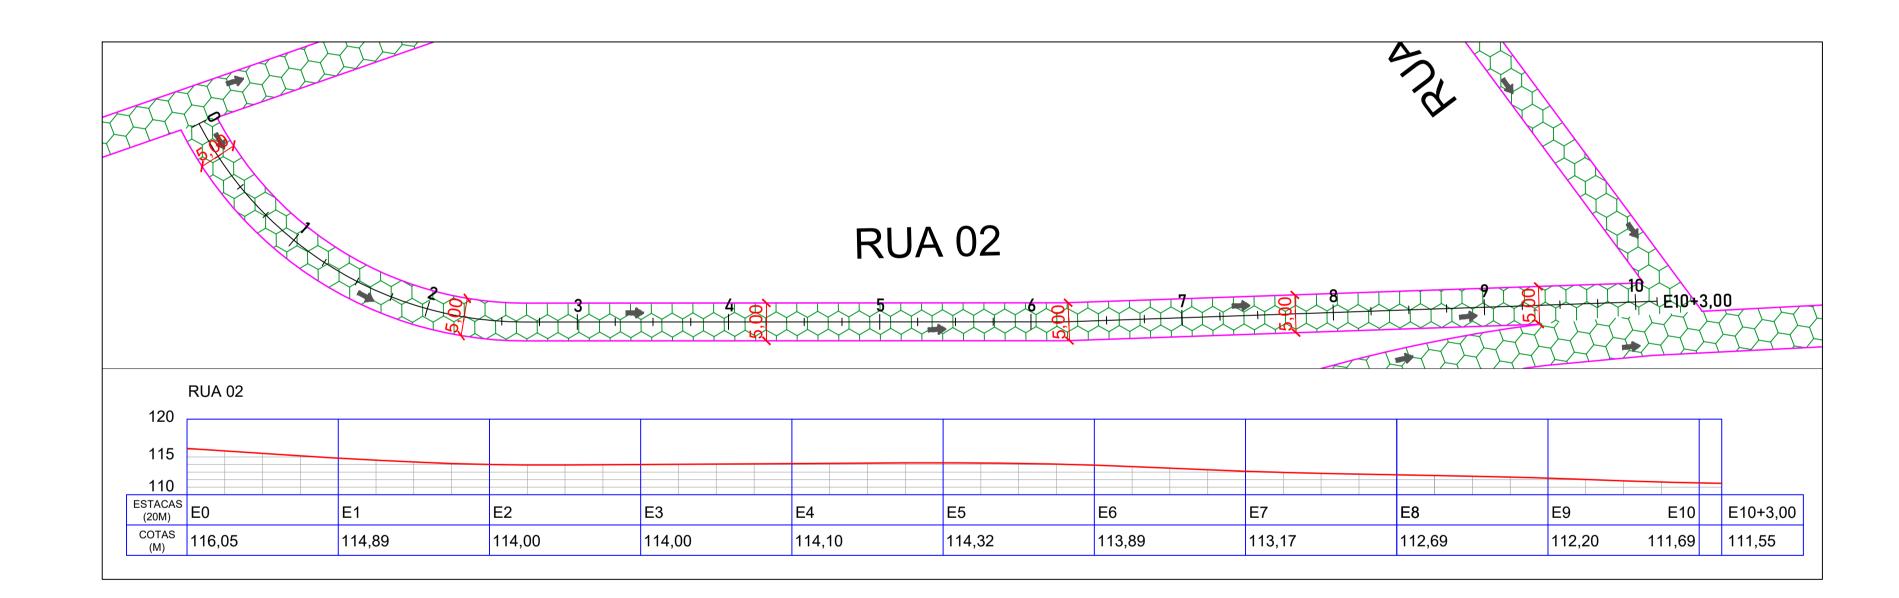

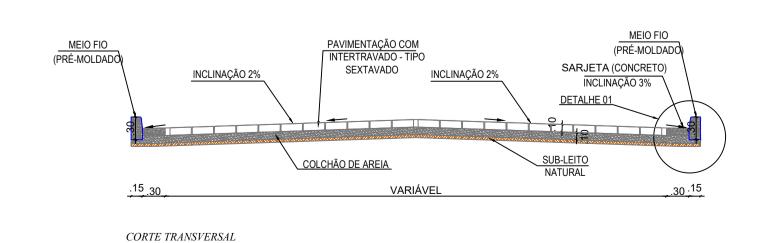

ESCALA: 1/50

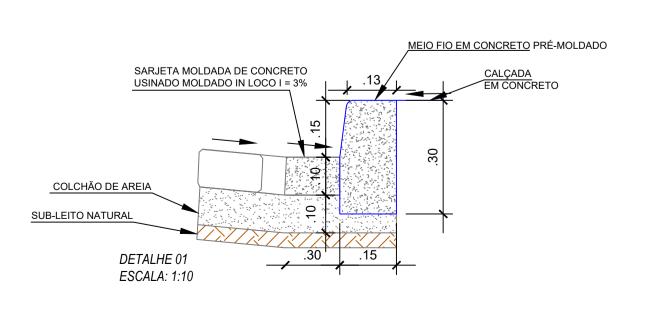

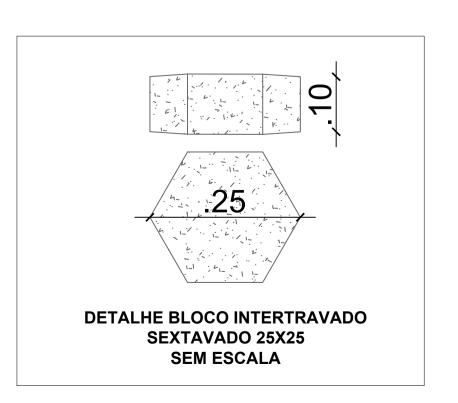


# LEGENDA:



MEIO FIO

 MUDANÇA DO CAMINHAMENTO PONTOS DE DRENAGEM



SENTIDO DE CAIMENTO DAS ÁGUAS PLUVIAIS



Janeiro/2025

Obs: A unidade de medida de todas as cotas do projeto é dada em Metros "M", as estacas estão divididas de 20,00 em 20,00 metros e as larguras estão de meio fio a meio fio.

Projector Consultoria c Obres Ltda.	PEPAULO Projetos, Consultoria e Obras Ltda. Av. João de Barros, 1812 - Sl. 201 - Espinheiro Recife - PE - CEP: 50050.180 - Fone:(81) 3031-6425	DESENHO: Marcilio Cavalcanti			
		RESP. TEC.: Pedro Paulo da Silva Fonseca			
		REG. CREA: Eng. Civil - CREA RNP: 1602834717			
TILLI ETTOTA MONION AL DET ALMANES					
PROJETO:		· 			
PROJETO:	•	JNICÍPIO DE PALMARES			
PROJETO:	PAVIMENTAÇÃO NO MU Local: Engenho	JNICÍPIO DE PALMARES			

Planta de Locação e Perfil

1/500

943501/2023

P - 04/05




## LEGENDA DAS PLACAS

SINAL	CÓDIGO	LEGENDA			
PARE	R- 1	PARADA OBRITÓRIA			
30 km/h	R-19	VELOCIDADE MAXIMA PERMITIDA			
<b>(</b>	A-32a	TRÂNSITO DE PEDESTRE			


#### RUAS A SEREM SINALIZADAS - QUADRO DE PLACAS

RUAS	PARE		30 km/h	NOME DA RUA	TOTAL
RUA 01	02	04	04	00	10
RUA 02	00	00	02	02	04
RUA 03	00	00	02	02	04
RUA 04	00	00	00	02	02
TOTAL	02	04	08	06	20

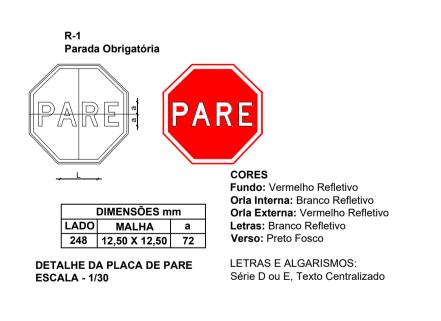

 




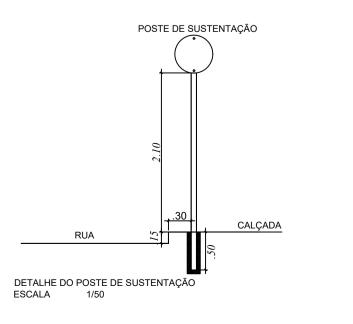







DETALHE DA PLACA Simbolo:
TRÂNSITO DE PEDESTRE Simbolo Centralizado


# LEGENDA:

 ASFALTO EXISTENTE

CALÇAMENTO PROJETADO

MEIO FIO

— — MUDANÇA DO CAMINHAMENTO
PLACA DE IDENTIFICAÇÃO
DE RUA



Janeiro/2025

<b>e</b>	PEPAULO Projetos, Consultoria e Obras Ltda. Av. João de Barros, 1812 - Sl. 201 - Espinheiro Recife - PE - CEP: 50050.180 - Fone:(81) 3031-6425	DESENHO: Marcilio Cavalcanti				
		Pedro Paulo da Silva Fonseca				
Projetos Consultoria e Obras Ltda.		REG. CREA: Eng. Civil - CREA RNP: 1602834717				
CONTRATANTE						
	PREFEITURA MUNICIPAL DE PALMARES					
PROJETO:	PROJETO: PAVIMENTAÇÃO NO MUNICÍPIO DE PALMARES  Local: Engenho Bom Destino					
VIAS:	Rua 01, Rua 02, Rua 03 e Rua 04					
ETAPA:						

Planta de Sinalização

943501/2023

1/1500

P - 05/05